



zabezpieczenie wykopu

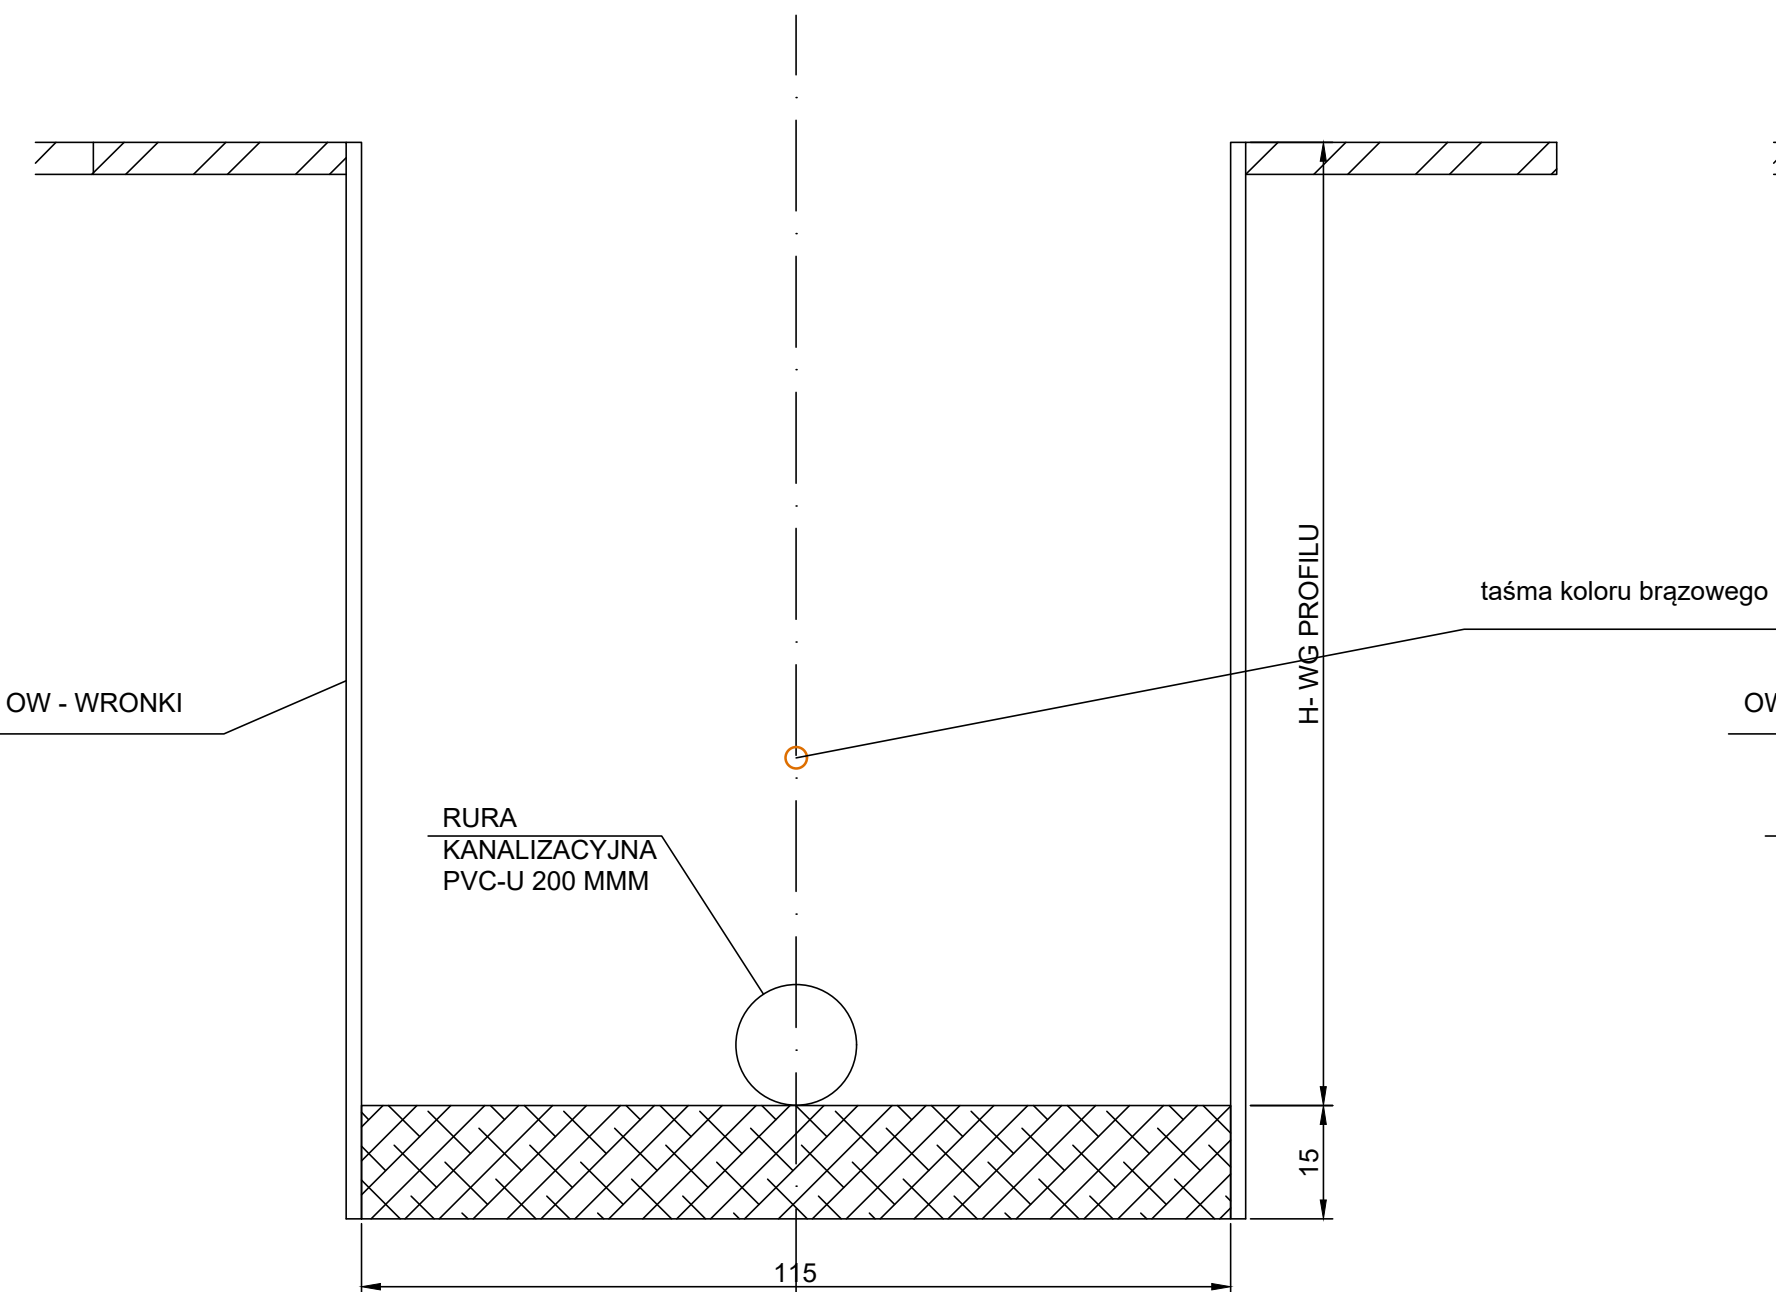

faza zasypki wykopu

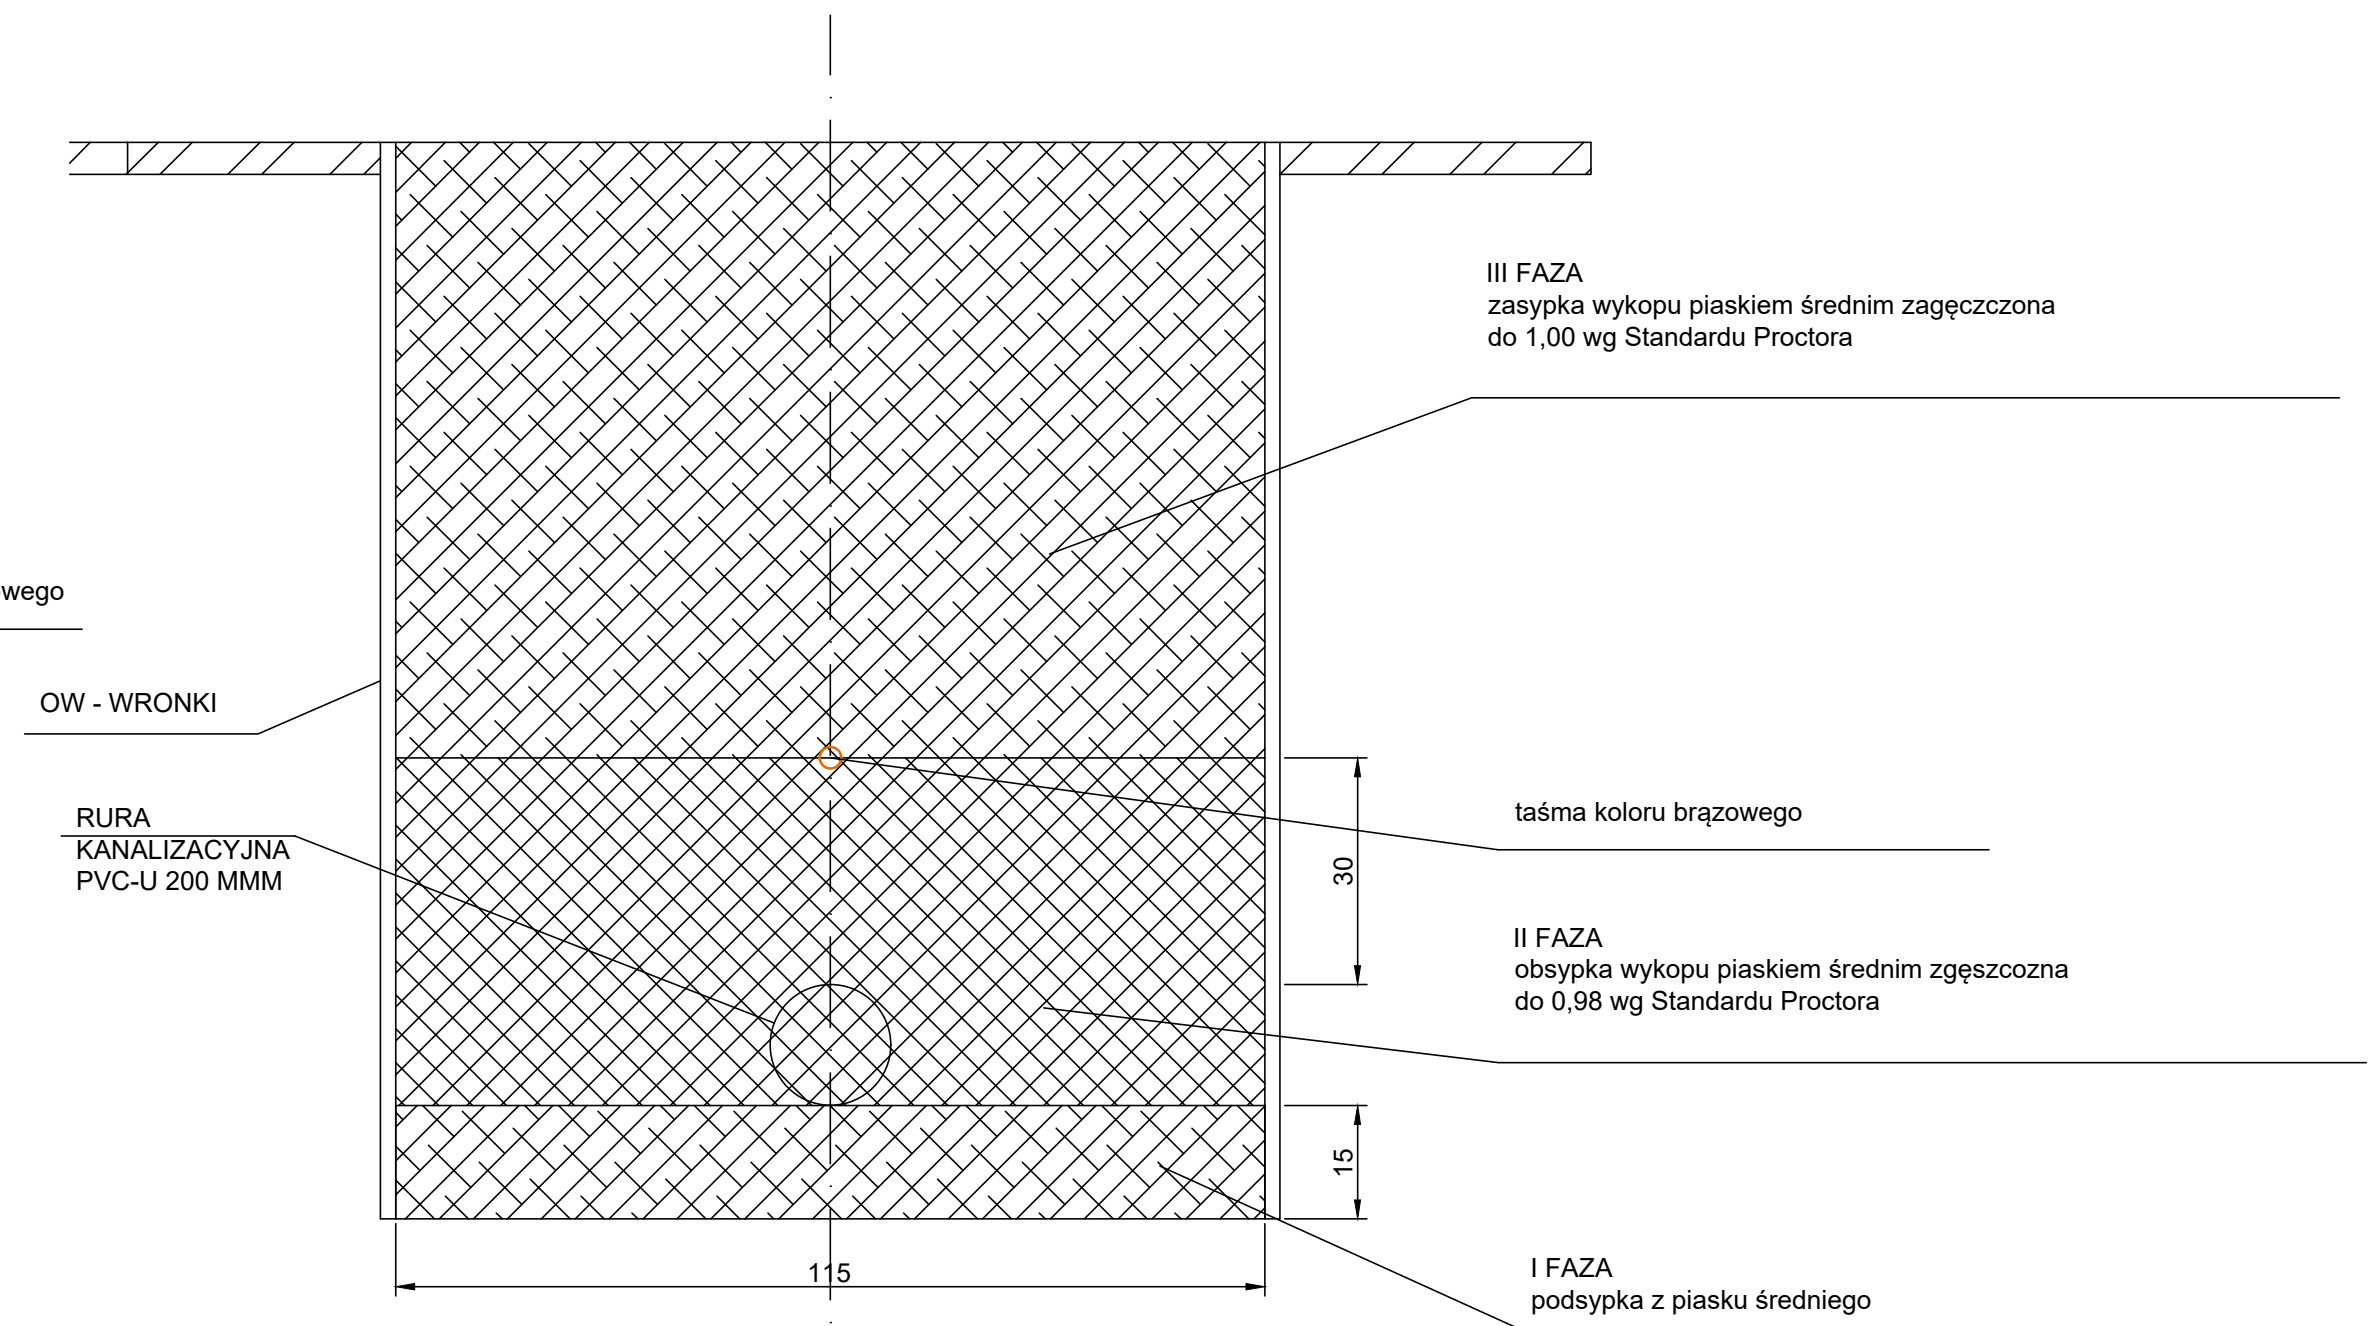

MD PROJEKT MACIEJ DORNOWSKI UL. SANOCKA 80, 61-315 POZNAŃ NIP: 7781404404 REGON: 302750240 www.projekty-wod-kan.pl 692-34-34-73 biuro@projektymd.pl	
Obiekt:	Budowa sieci wodociągowej wraz z 15 przyłączami oraz sieci kanalizacji sanitarnej wraz z 15 przyłączami na działkach o numerach geodezyjnych: 21 (ark. 14), 15/4, 16/4, 15/6, 15/7, 15/8, 15/13, 15/14, 15/10, 16/3, 16/6, 41/1, 41/2, 41/3, obr. Sławie, ark. 10. Miasto Poznań.
Inwestor:	Stowarzyszenie "Budowa Infrastruktury w ulicy bocznej od Glebowej" ul. Bystra 26 61-366 Poznań
Treść rysunku:	Skala: 1:50
Szczegół zabezpieczenia i zasypki wykopów	Nr rysunku: 10
Projektował: mgr inż. Maciej Dornowski upr. nr WKP/0345/POOS/13	Branża: sanitarna Stadium: proj. arch.-bud. Data: 01/2023